


ŽÁKOVSKÉ SPRCHY Č.1

PŮDORYS:

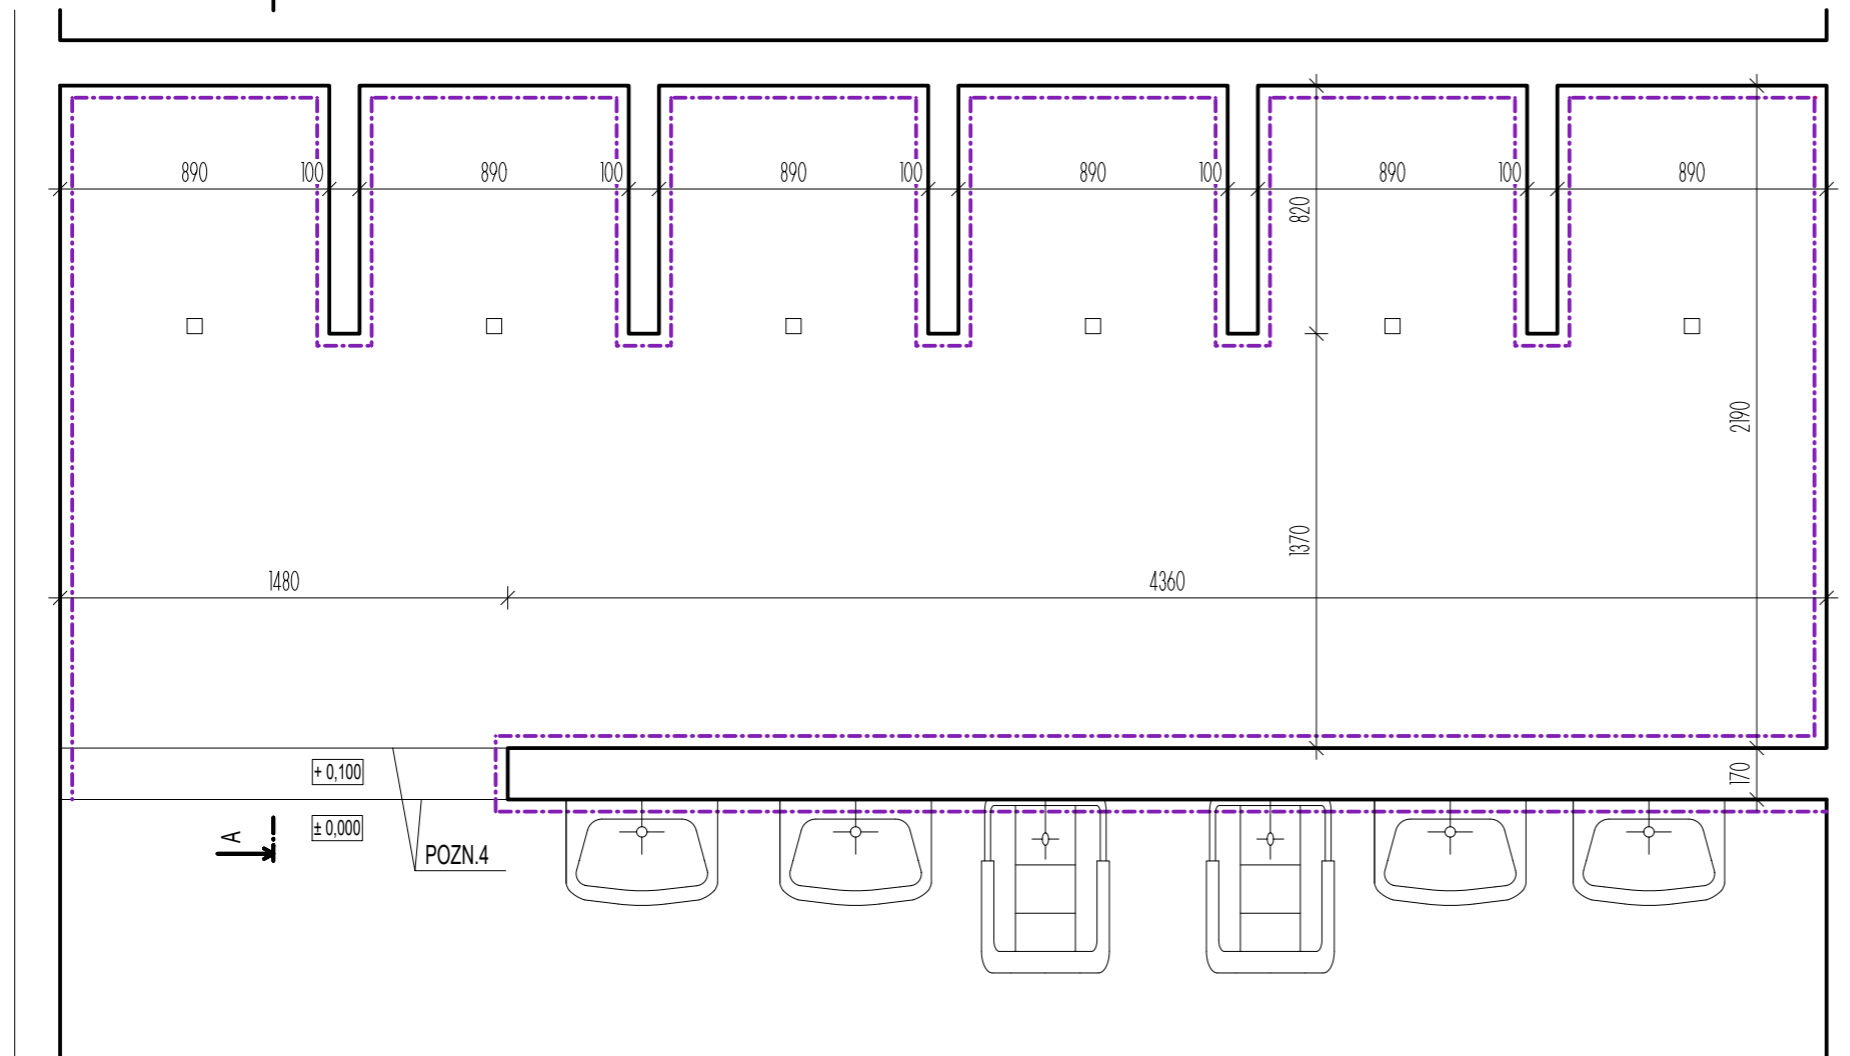


- STÁVAJÍCÍ KONSTRUKCE
- NOVÉ KONSTRUKCE

POZNÁMKY

- ABY BYLA ZAJIŠTĚNA SPOLEHLIVÁ OPRAVA, MUSÍ BÝT JEDNOTLIVÉ SKLADBY APLIKOVÁNY OD JEDNOHO VÝROBCE, SE KTERÝM JE NUTNO PŘED PROVEDENÍM KONZULTOVAT POSTUP NANÁŠENÍ
- NUTNO DODŽRET STÁVAJÍCÍ SPÁD KE VPUSTI
- 1) VYROVNÁNÍ STĚN (CEMENTOVÁ MALATA DO tl. 15 mm) A PODLAHY (CEMENTOVÝM POTÉREM DO tl. 35 mm)
- 2) NANESENÍ 2 VRSTEV FLEXIBILNÍ MINERÁLNÍ HYDROIZOLACE VČETNĚ TĚSNICÍCH HYDROIZOLAČNÍCH PÁSEK
- 3) PROVEDENÍ NOVÉHO OBKLADU STĚN KER. DLAŽBOU (VÝŠKA 2000 mm) A NOVÝ OBKLAD PODLAHY. NUTNO POUŽÍT EPOXIDOVOU SPÁROVACÍ HMOTU, VHODNOUT DO AGRESIVNÍHO PROSTŘEDÍ. VČETNĚ OSAZENÍ NOVÉ NEREZOVÉ PODLAHOVÉ VPUSTI DN 80 (NUTNO OVĚŘIT NA STAVBĚ) S NÁBĚHY PRO NAPOJENÍM NA HYDROIZOLACE. KER. DLAŽBA PODLAHY - PROTISKLUZOVÁ - TYP R11B
- 4) POUŽITÍ NEREZOVÉ OBKLADOVÉ UKONČOVACÍ LÍŠTY NA OKOPOVÉ HRANY
- 5) V MÍSTĚ NAPOJENÍ VPUSTI, NAPOJENÍ STAR DLAŽBA-NOVÁ DLAŽBA - POUŽÍT EPOXIDO-POLYURETANOVOU ELASTICKOU PSÁROVACÍ HMOTU
- 6) NOVÉ SPRCHOVÉ SADY (6 ks)
- 7) ZPĚTNÁ MONTÁŽ SOCIÁLNÍHO ZAŘÍZENÍ VČETNĚ BATERIÍ (4x umyvadlo, 2x bidet)
- 8) OPRAVA PONIČENÉ OMÍTKY PŘI ODSEKÁVÁNÍ PONIČENCÝCH KACHLIČEK (PŘEDPOKLAD DO 150 mm)

ŘEZ A-A':

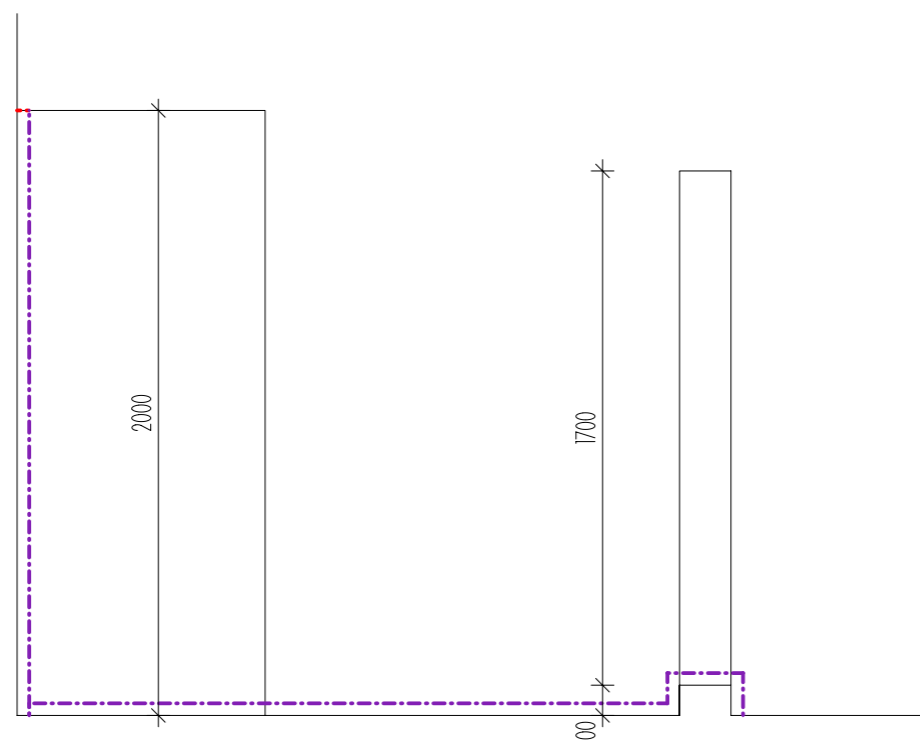

Projekční kancelář: INPRO Sadová 609 738 01 Frýdek - Místek		tel. +420 732 780 979 e-mail: pechuvkova@inproprojekt.cz web: www.inproprojekt.cz			
Zodpovědný projektant: Ing. Daniel Jezerský		Vypracoval: Ing. Kateřina Pěchuvková			
Investor: 11. Základní škola Jiřího z Poděbrad Jiřího z Poděbrad 3109 73801 Frýdek-Místek					
Akce: Opava žákovských a učitelských školních sprch v 1. patře budovy D k.ú. Frýdek parc.č. 1831/329				Číslo paré:	
Název výkresu: ŽÁKOVSKÉ SPRCHY Č.1 Půdorys a Řez A-A' - NOVÝ STAV				Číslo paré:	
Stupeň P.D.: -	Datum: 01/2021	Číslo zakázky: 1/2021	Měřítko: 1:25	Číslo výkresu: 4.	